 
 

 
 





 



 
PROJEKT ZAGOSPODAROWANIA TERENU


skala 1:500

LEGENDA:

- - - - - GRANICE OPRACOWANIA
-  - PROJ. BUDYNEK - ROZBUDOWA BUD. ZZOD O STREFĘ WEJŚCIOWĄ /PRZEDSIONEK/
-  - PROJ. BUDYNEK ZZOD - PRZEBUD. PARTERU I PIĘTRA ORAZ ZMIANA SPOSOBU UŻYTKOWANIA PIĘTRA ISTNIEJĄCEGO BUDYNKU
-  - PROJ. BUDYNEK ZZOD - PRZEBUDOWA I ZMIANA SPOSOBU UŻYTKOWANIA PARTERU I PIĘTRA ISTNIEJĄCEGO BUDYNKU
-  - ISTN. BUDYNEK ADAPTOWANY W PROJ. ZAGOSPOD.
-  - PROJ. SCHODY ZEWNĘTRZNE I POCHYLNIA DLA OSÓB NIEPEŁNOSP. - ROZBUDOWA BUD. ISTN.
-  - ISTN. SCHODY ZEWN. DO LIKWIDACJI
-  - PROJ. PLAC GOSPODARCZY - ŚMIETNIK
-  - PROJ. CHODNIKI I CIĄGI PIESZE

PROJEKTOWANE UZBROJENIE TERENU

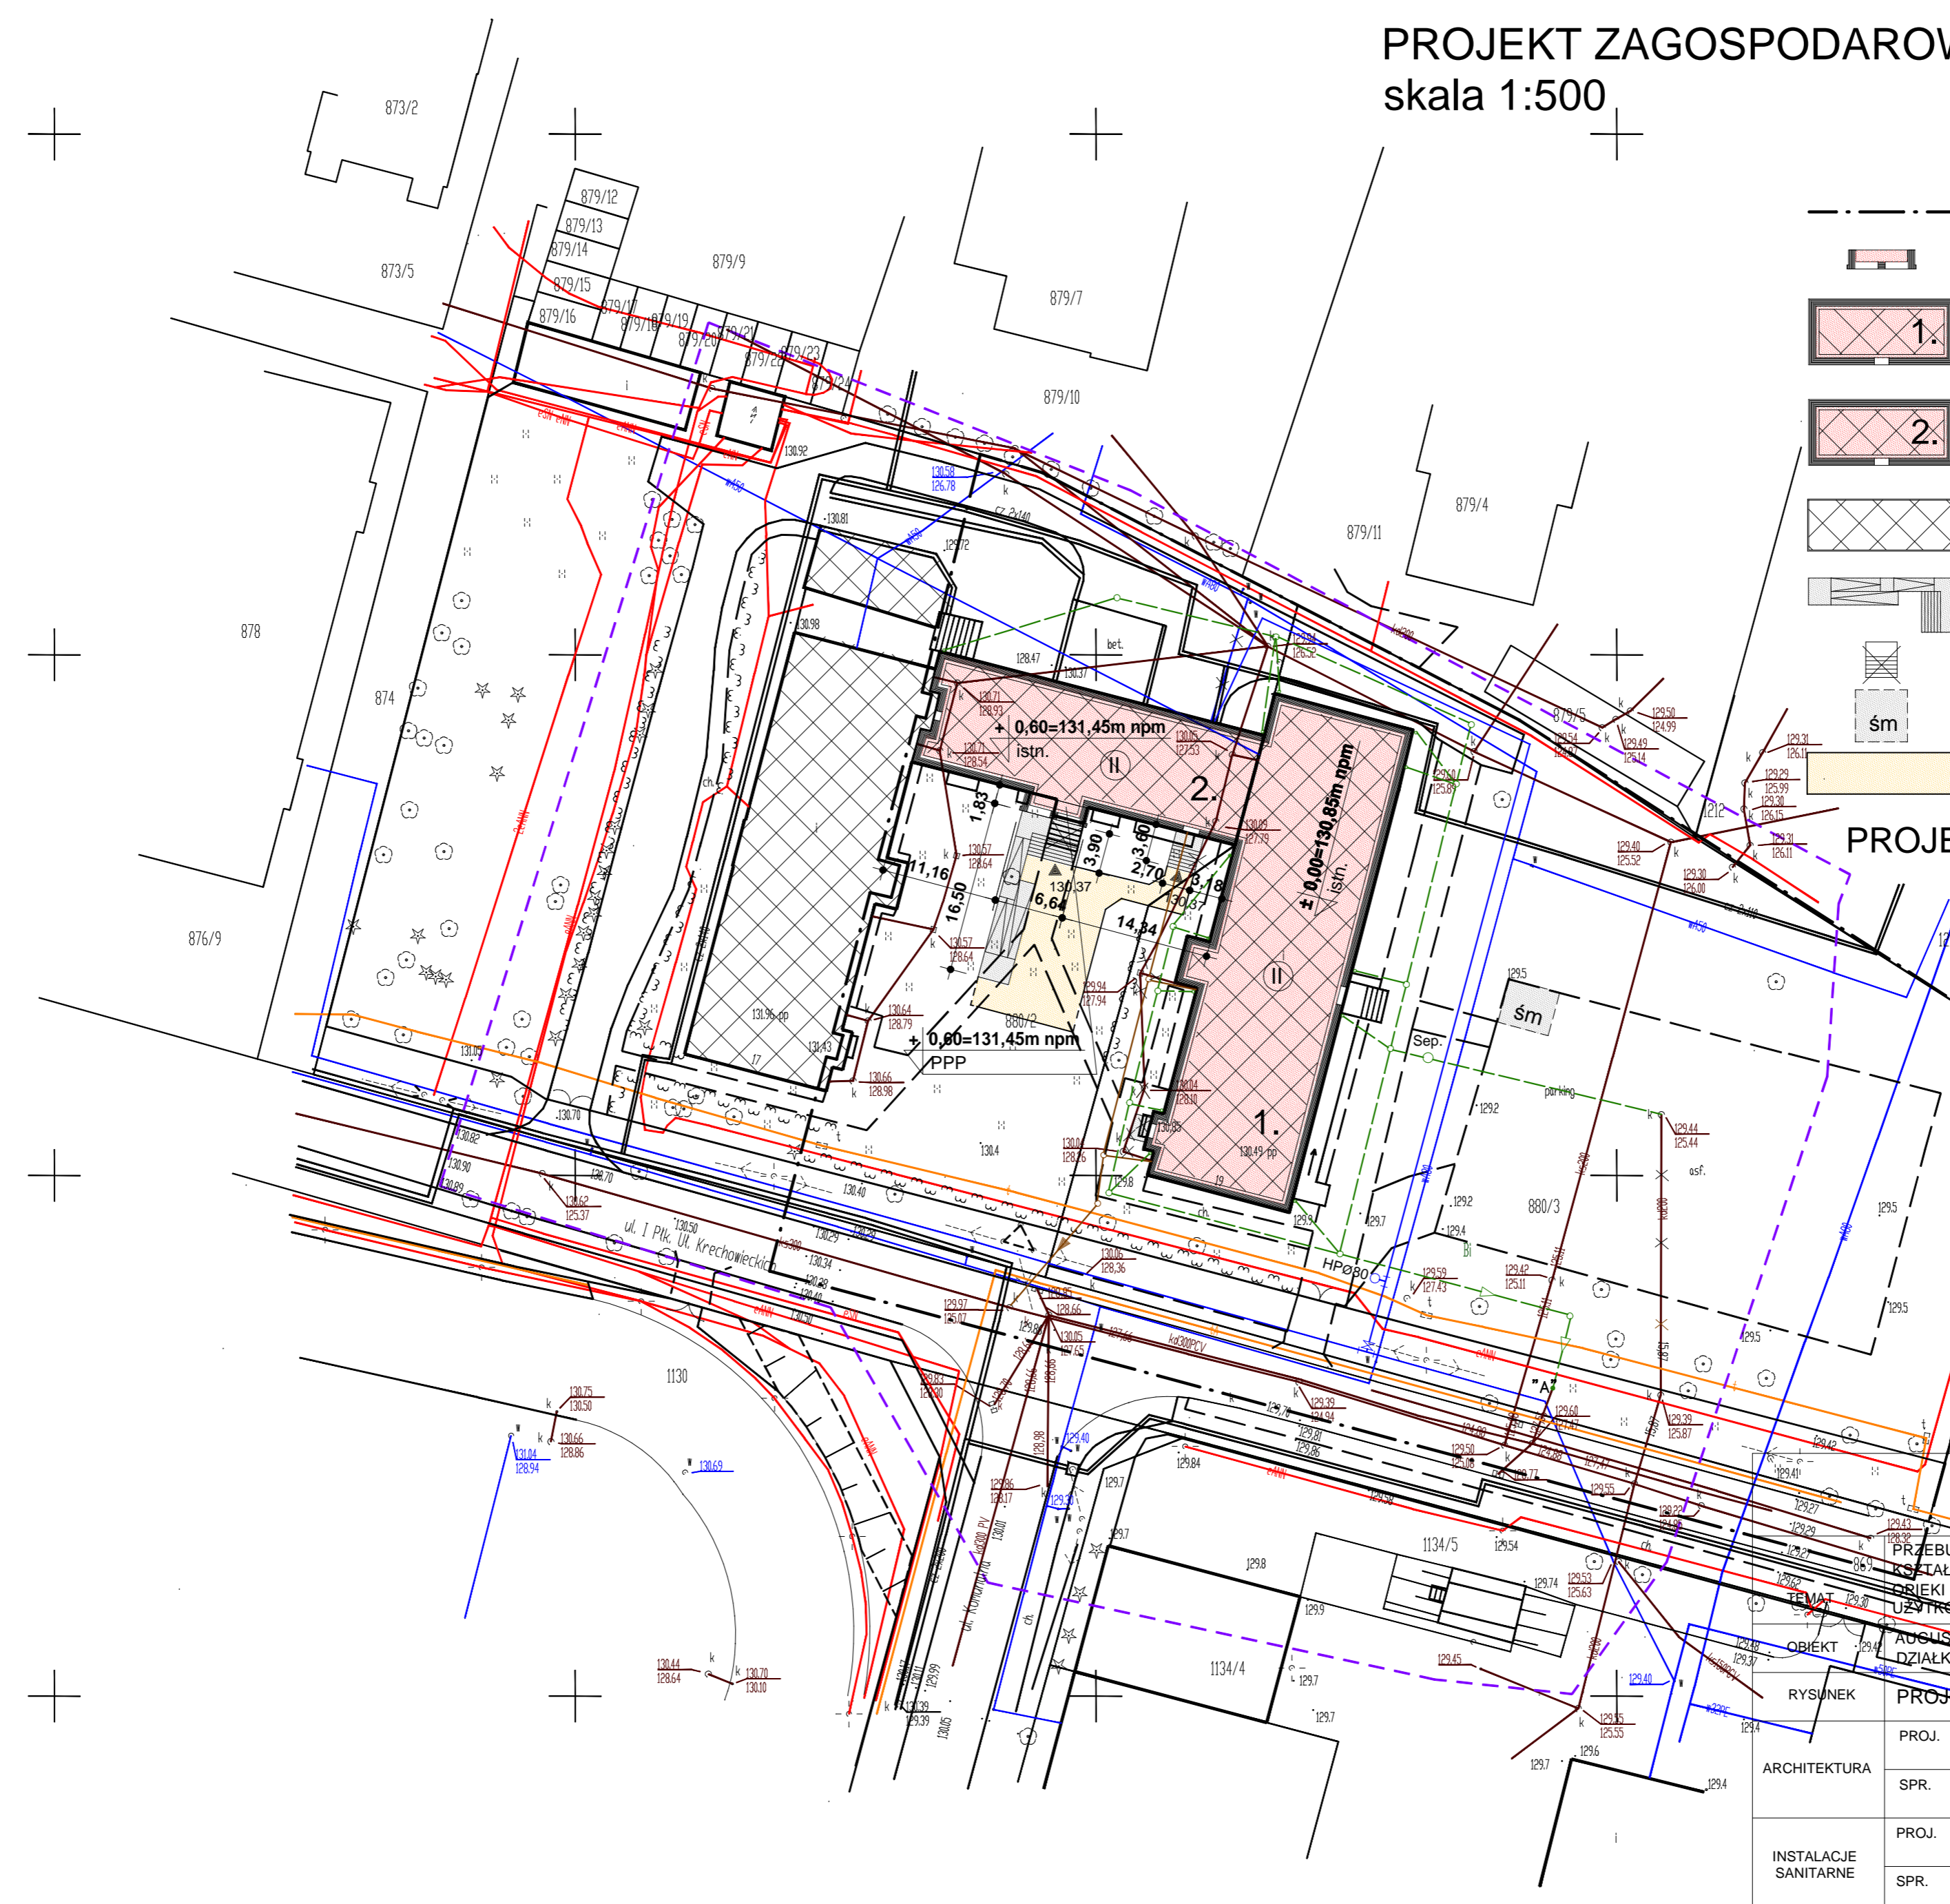-  - KANALIZACJA SANITARNA
-  - KANALIZACJA DESZCZOWA
-  - WODOCIĄG /HYDRANT P.POŻ./
-  - ISTN. KAN. SANIT. DO LIKWIDACJI
-  - ISTN. KAN. DESZCZ. DO LIKWIDACJI
-  - ISTN. PRZYŁ. WODOC. DO LIKWIDACJI



BIURO USŁUG PROJEKTOWYCH
mgr inż. arch. Marek Kochański
16-400 Suwałki; ul. K.O.Falka 23

NR. RYS.
1

PRZEBUDOWA I ROZBUDOWA CZĘŚCI BUDYNKU PO BYŁYM CENTRUM KRAJOWEGO PRZEMYSŁU I WYKONAWCZOŚCI PRACOWNIOWEJ I ISTNIEJĄCEGO ZESPOŁU ZAKŁADÓW OPIEKI DŁUGOTERMINOWEJ ORAZ CZĘŚCIOWA ZMIANA JEGO SPOSOBU UŻYTKOWANIA NA ZESPÓŁ ZAKŁADÓW OPIEKI DŁUGOTERMINOWEJ

PROJEKT BUDOWLANY

OBIEKT AUGUSTÓW, BUDYNEK PRZY UL. 1 PUŁKU UŁANÓW KRECHOWIECKICH 17
DZIAŁKI GEODEZYJNE NR: 880/2, 880/3, 869

BRANŻA ARCH.

RYSUNEK PROJEKT ZAGOSPODAROWANIA TERENU

SKALA 1:500

| | | | | |
|----------------------|-------|---|----------------|--------|
| ARCHITEKTURA | PROJ. | mgr inż. arch. Marek Kochański upr. nr. SUW-29/89 | DATA IX. 2013r | PODPIS |
| | SPR. | mgr inż. arch. Paweł Malesiński upr. nr. Bł-PdOKK/103/2007 | DATA IX. 2013r | PODPIS |
| INSTALACJE SANITARNE | PROJ. | mgr inż. Danuta Piszczatowska upr. nr. SUW 75/90 | DATA IX. 2013r | PODPIS |
| | SPR. | mgr inż. Edyta Łysenko upr. nr. PDL/0053/POOS/09 | DATA IX. 2013r | PODPIS |