 
 
 

 


 
 
 
 


 




 

PROJEKT ZAGOSPODAROWANIA TERENU

skala 1:500

LEGENDA:

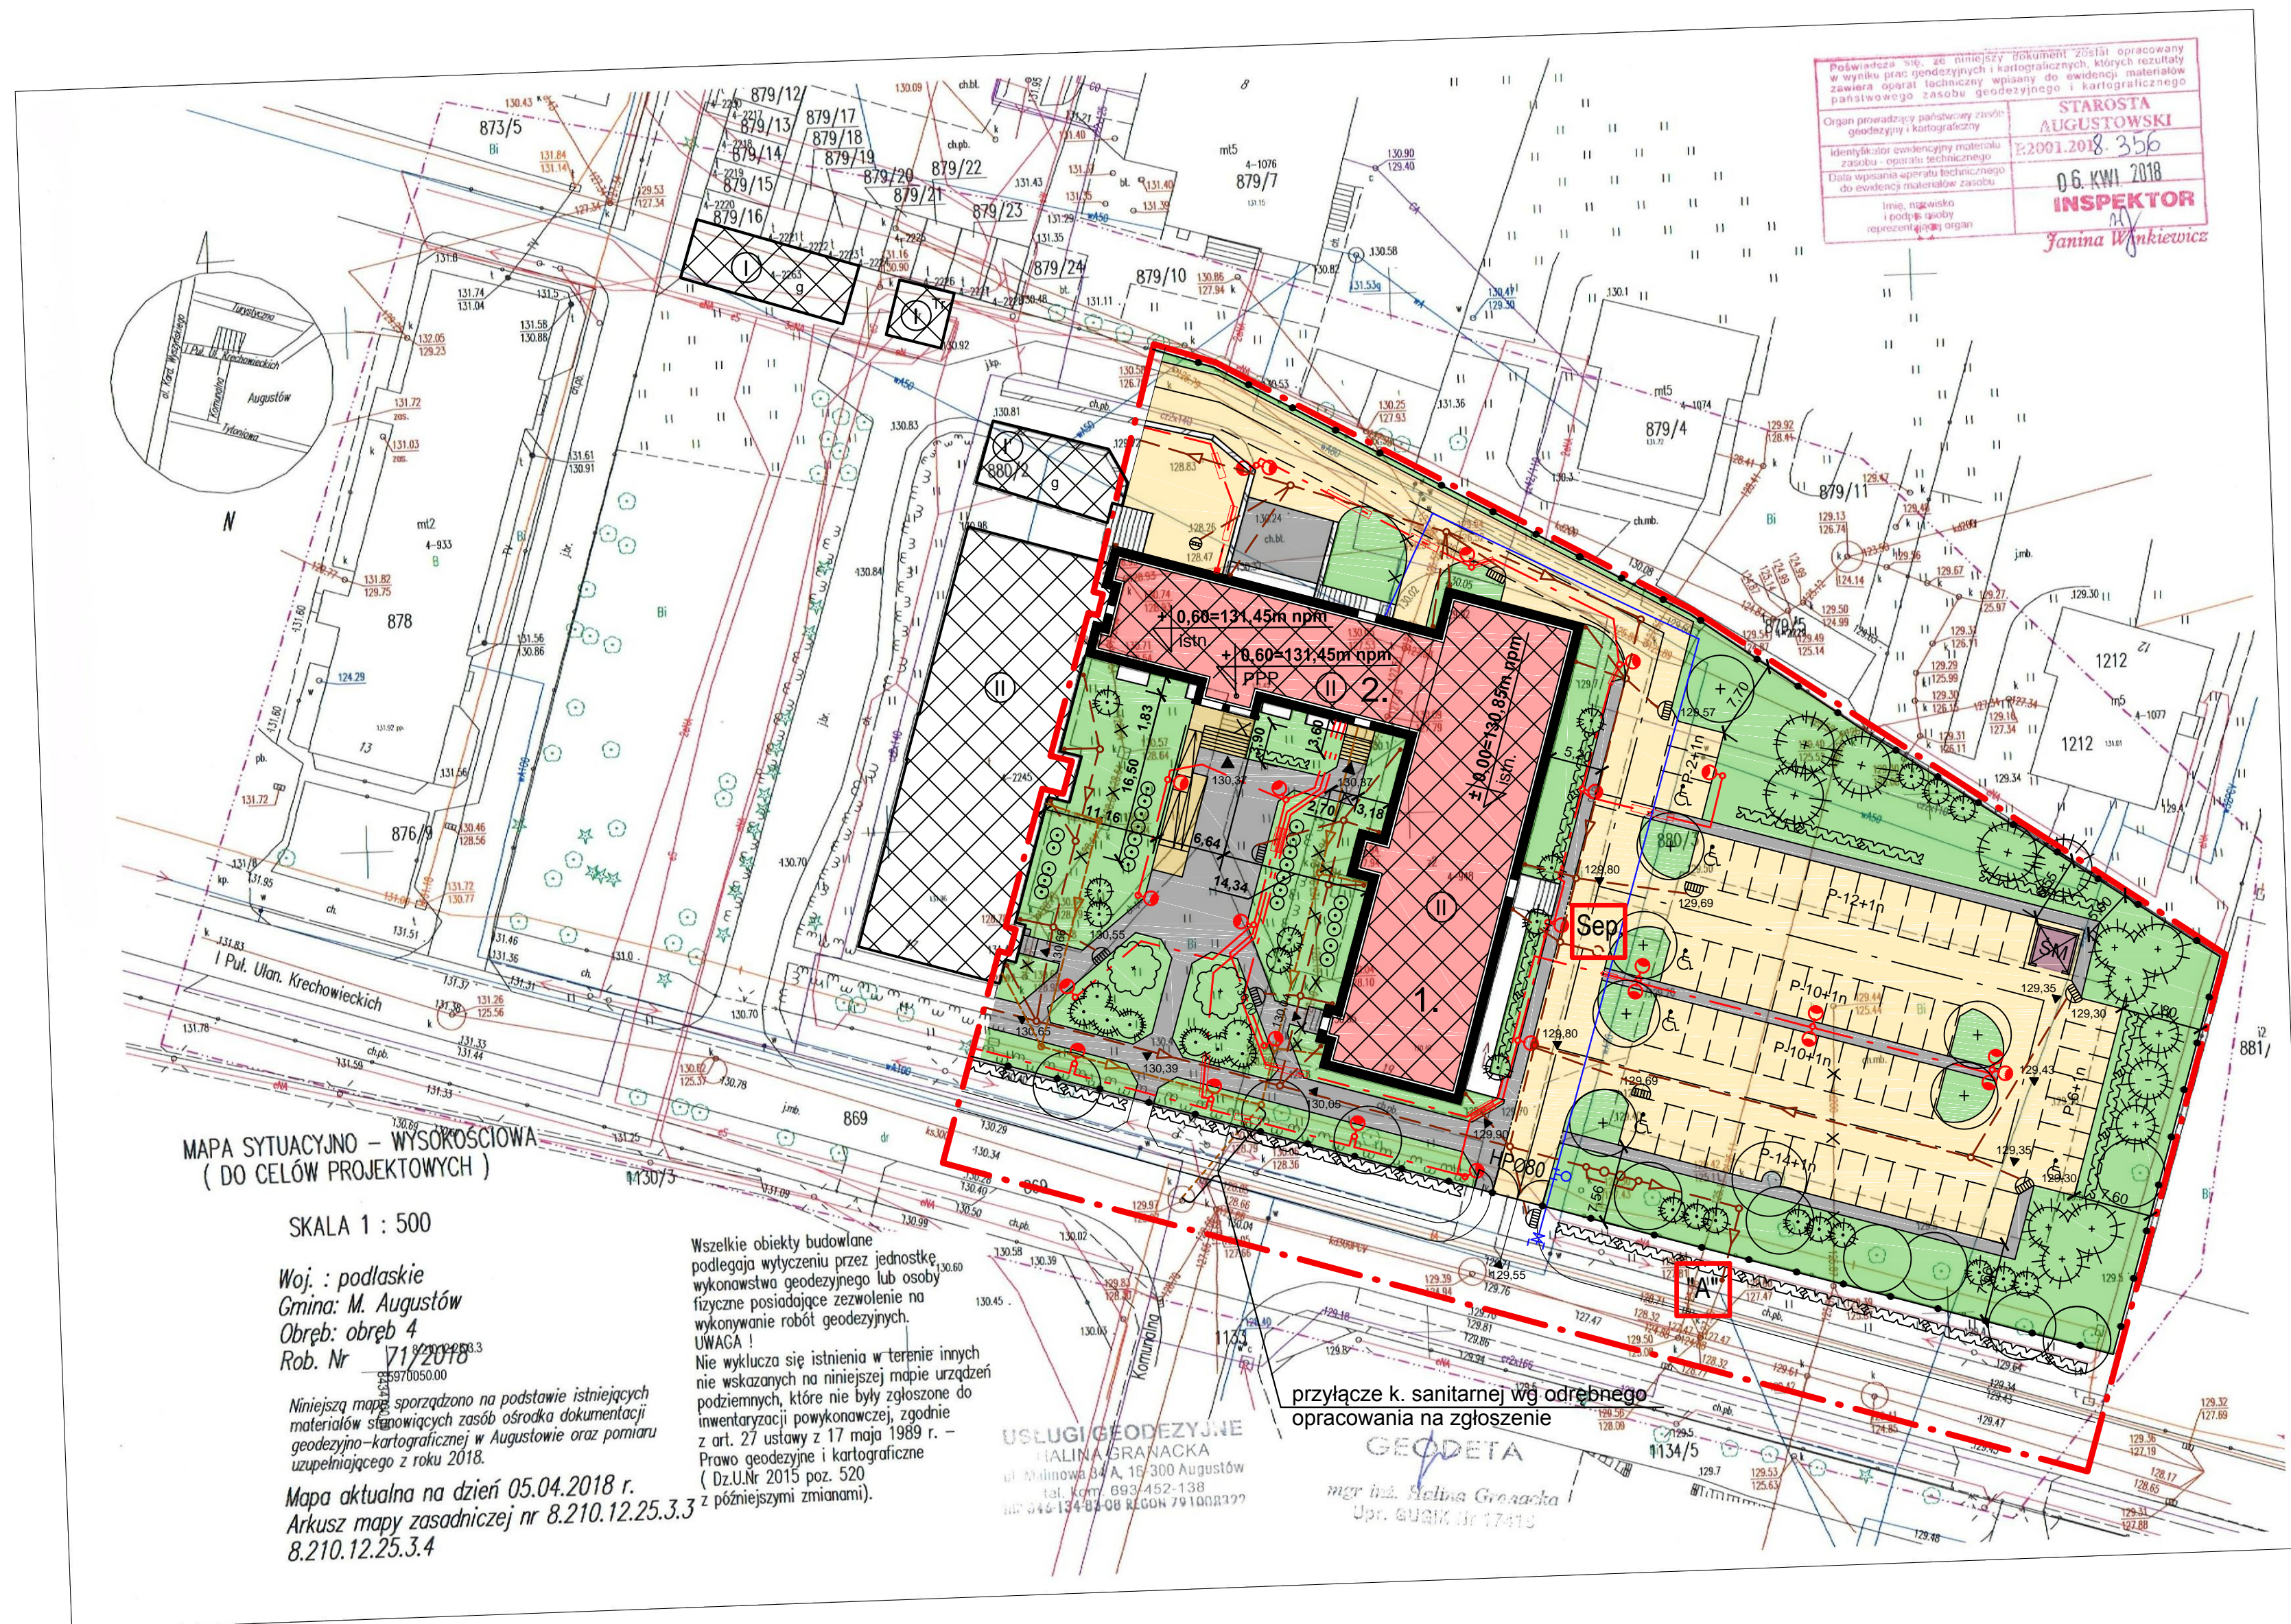
-  - GRANICE OPRACOWANIA
-  - PROJ. BUDYNEK - ROZBUDOWA BUD. ZZOD O STREFĘ WEJŚCIOWĄ /PRZEDSIONEK/
-  - PROJ. BUDYNEK ZZOD - PRZEBUD. PARTERU I PIĘTRA ORAZ ZMIANA SPOSOBU UŻYTKOWANIA PIĘTRA ISTNIEJĄCEGO BUDYNKU
-  - PROJ. BUDYNEK ZZOD - PRZEBUDOWA I ZMIANA SPOSOBU UŻYTKOWANIA PARTERU I PIĘTRA ISTNIEJĄCEGO BUDYNKU
-  - ISTN. BUDYNEK ZZOD ADAPTOWANY W PLANIE ZAGOSP.
-  - ISTN. BUDYNEK GOSP. ADAPTOWANY W PLANIE ZAGOSP.
-  - ISTN. BUDYNEK GARAŻOWY ADAPTOWANY W PLANIE ZAGOSPODAROWANIA
-  - ISTN. BUDYNEK STACJI TRAFO ADAPTOWANY W PLANIE ZAGOSPODAROWANIA
-  - PROJ. SCHODY ZEWNĘTRZNE I POCHYLNIA DLA OSÓB NIEPEŁNOSP. - ROZBUDOWA BUD. ISTN.
-  - ISTN. SCHODY ZEWN./ SCHODY ZEWN. Z POCHYLNIĄ ADAPTOWANE W PROJEKCIE ZAGOSPODAROWANIA
-  - ISTN. SCHODY ZEWN. DO LIKWIDACJI
-  - ISTN. MUREK OPOROWY ADAPTOWANY W PROJEKCIE ZAGOSPODAROWANIA
-  - PROJ. OBUDOWA ŚMIETNIKA GOSPOD.
-  - PROJ. OGRODZ. TERENU / BRAMA, FURTKA
-  - PROJEKTOWANY DOJAZD
-  - PROJEKTOWANY PARKING
-  - PROJ. CHODNIKI, CIĄGI PIESZE
-  - PROJ. ZIELEŃ NISKA
-  - ISTN. ZIELEŃ WYSOKA
-  - PROJ. ZIELEŃ WYSOKA

PROJEKTOWANE UZBROJENIE TERENU

-  - PROJ. KANALIZACJA SANITARNA
-  - PROJ. KANALIZACJA DESZCZOWA
-  - PROJ. LINIA KABL. OŚWIETL. TERENU /PRZEPUST/
-  - PROJ. WODOCIĄG/ HYDRANT P.POŻ./
-  - ISTN. KANALIZACJA SANITARNA DO LIKWIDACJI
-  - ISTN. KANALIZACJA DESZCZOWA DO LIKWIDACJI
-  - ISTN. PRZYŁĄCZE WODOCIĄGOWE DO LIKWIDACJI

BILANS TERENU

POW. ZABUDOWY ŁĄCZNIE	1037,50m²
PROJ. POW. UTWARDZONA	2862,03m ²
ISTN. ADAPT. POW. UTWARDZ.	111,81m ²
POW. UTWARDZONA ŁĄCZNIE	2973,84m²
POW. BIOLOGICZNIE CZYNNA	2406,64m²
POW. OPRACOWANIA INWEST. (W OBRĘBIE OGRODZENIA)	6417,98m²



Podkreślona sp. ze st. niniejszy dokument został opracowany w wyniku prac geodezyjnych i kartograficznych, których rezultaty zawiera aparat techniczny wpisany do ewidencji materiałów państwowego zakładu geodezyjnego i kartograficznego

Organ prowadzący państwowy zakład geodezyjny i kartograficzny

Identyfikator wydawniczy materiału cartogr. - operacji technicznej

Data wpisania aparatu technicznego do ewidencji materiałów zawodu

Imię, nazwisko i podpis osoby reprezentującej organ

STAROSTA AUGUSTOWSKI
22.09.2018 356
06. KWI 2018
INSPEKTOR
Janina Wankiewicz

MAPA SYTUACYJNO - WYSOKOŚCIOWA (DO CELÓW PROJEKTOWYCH)

SKALA 1 : 500

Woj. : podlaskie
Gmina: M. Augustów
Obręb: obręb 4
Rob. Nr 71/2018

Niniejszą mapę sporządzono na podstawie istniejących materiałów stanowiących zasób ośrodka dokumentacji geodezyjno-kartograficznej w Augustowie oraz pomiaru uzupełniającego z roku 2018.

Mapa aktualna na dzień 05.04.2018 r.
Arkusz mapy zasadniczej nr 8.210.12.25.3.3
8.210.12.25.3.4

Wszystkie obiekty budowlane podlegają wytyczeniu przez jednostkę wykonawstwa geodezyjnego lub osoby fizyczne posiadające zezwolenie na wykonywanie robót geodezyjnych.

UWAGA!
Nie wyklucza się istnienia w terenie innych nie wskazanych na niniejszej mapie urządzeń podziemnych, które nie były zgłoszone do inwentaryzacji powykonalowej, zgodnie z art. 27 ustawy z 17 maja 1989 r. - Prawo geodezyjne i kartograficzne (Dz.U.Nr 2015 poz. 520 z późniejszymi zmianami).

USŁUGI GEODEZYJNE
MALINA GRANACKA
ul. Młotowska 84 A, 19-300 Augustów
tel. Kom. 8937452-138
nr 046-134 08 08 REGON 791008297

przylącze k. sanitarnej wg odrębnego opracowania na zgłoszenie

GEODETA
mgr inż. Malina Granacka
Upr. Geod. nr 17410

MJK - PROJEKT Sp. z o.o. 03-464 Warszawa, ul. Plac Gen. Józefa Hallera 5/3A		NR RYS. 1
TEMAT		PROJEKT ZAGOSPODAROWANIA TERENU
ADRES		BRANŻA ARCH.
RYСУNEK	PROJEKT ZAGOSPODAROWANIA TERENU	SKALA 1:500
PROJEKTANT	mgr inż. arch. Marek Kochański upr. nr: SUW-29/89	DATA CZERWIEC 2018r.
SPRAWDZAJĄCY	mgr inż. arch. Paweł Malesiński upr. nr: Bł-PdOKK/103/2007	DATA CZERWIEC 2018r.
INSTALACJE ELEKTRYCZNE	-	DATA CZERWIEC 2018r.
INSTALACJE SANITARNE	-	DATA CZERWIEC 2018r.
URZĄDZENIA KOMUNIKACJI	-	DATA CZERWIEC 2018r.
		PODPIS